



つがる西北五広域連合 かなぎ病院 高圧受電盤継電器等交換工事

図面リスト	
E-0	タイトル・図面リスト
E-1	付近案内図・配置図
E-2	キュービクル他、改修図
E-3	院内全停電時仮設電源供給 1F
E-4	院内全停電時仮設電源供給 2F
E-5	院内全停電時仮設電源供給 3F
E-6	院内全停電時仮設電源供給 4F

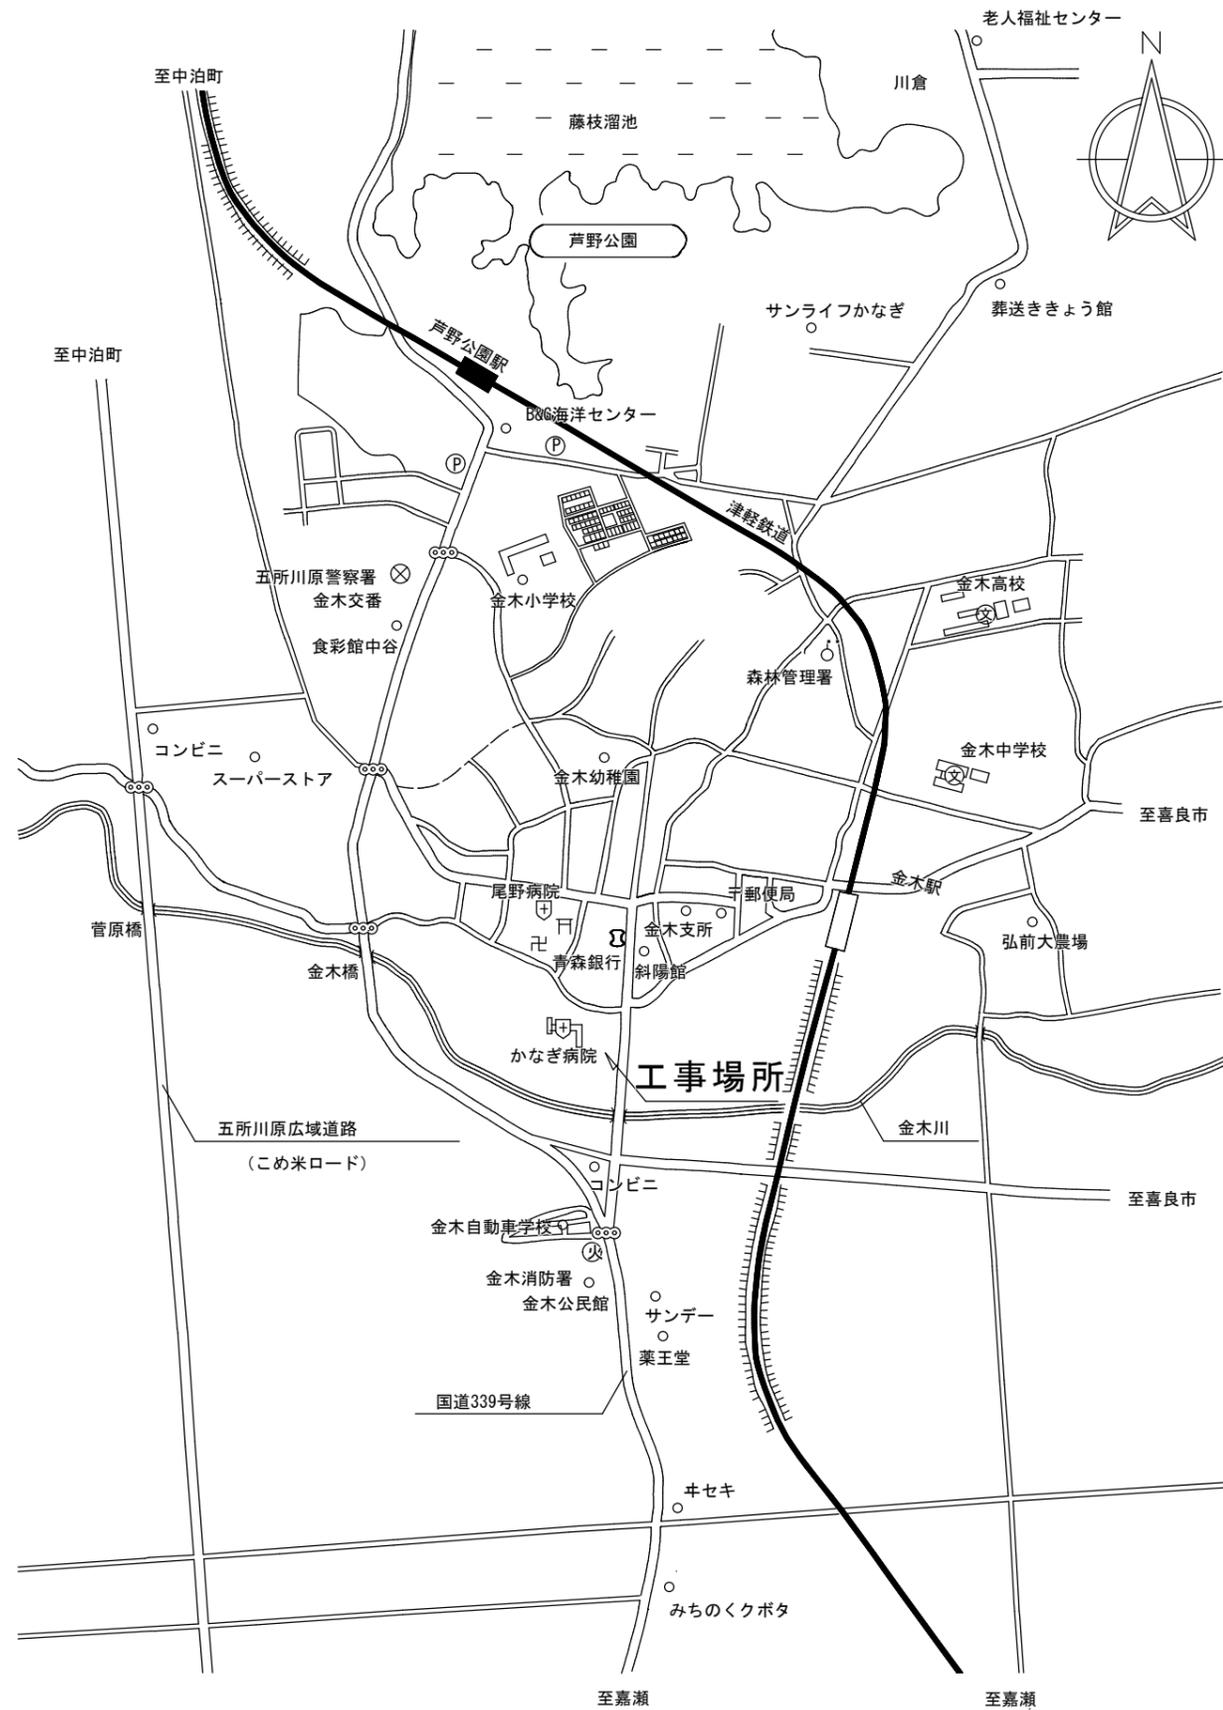

付近案内図

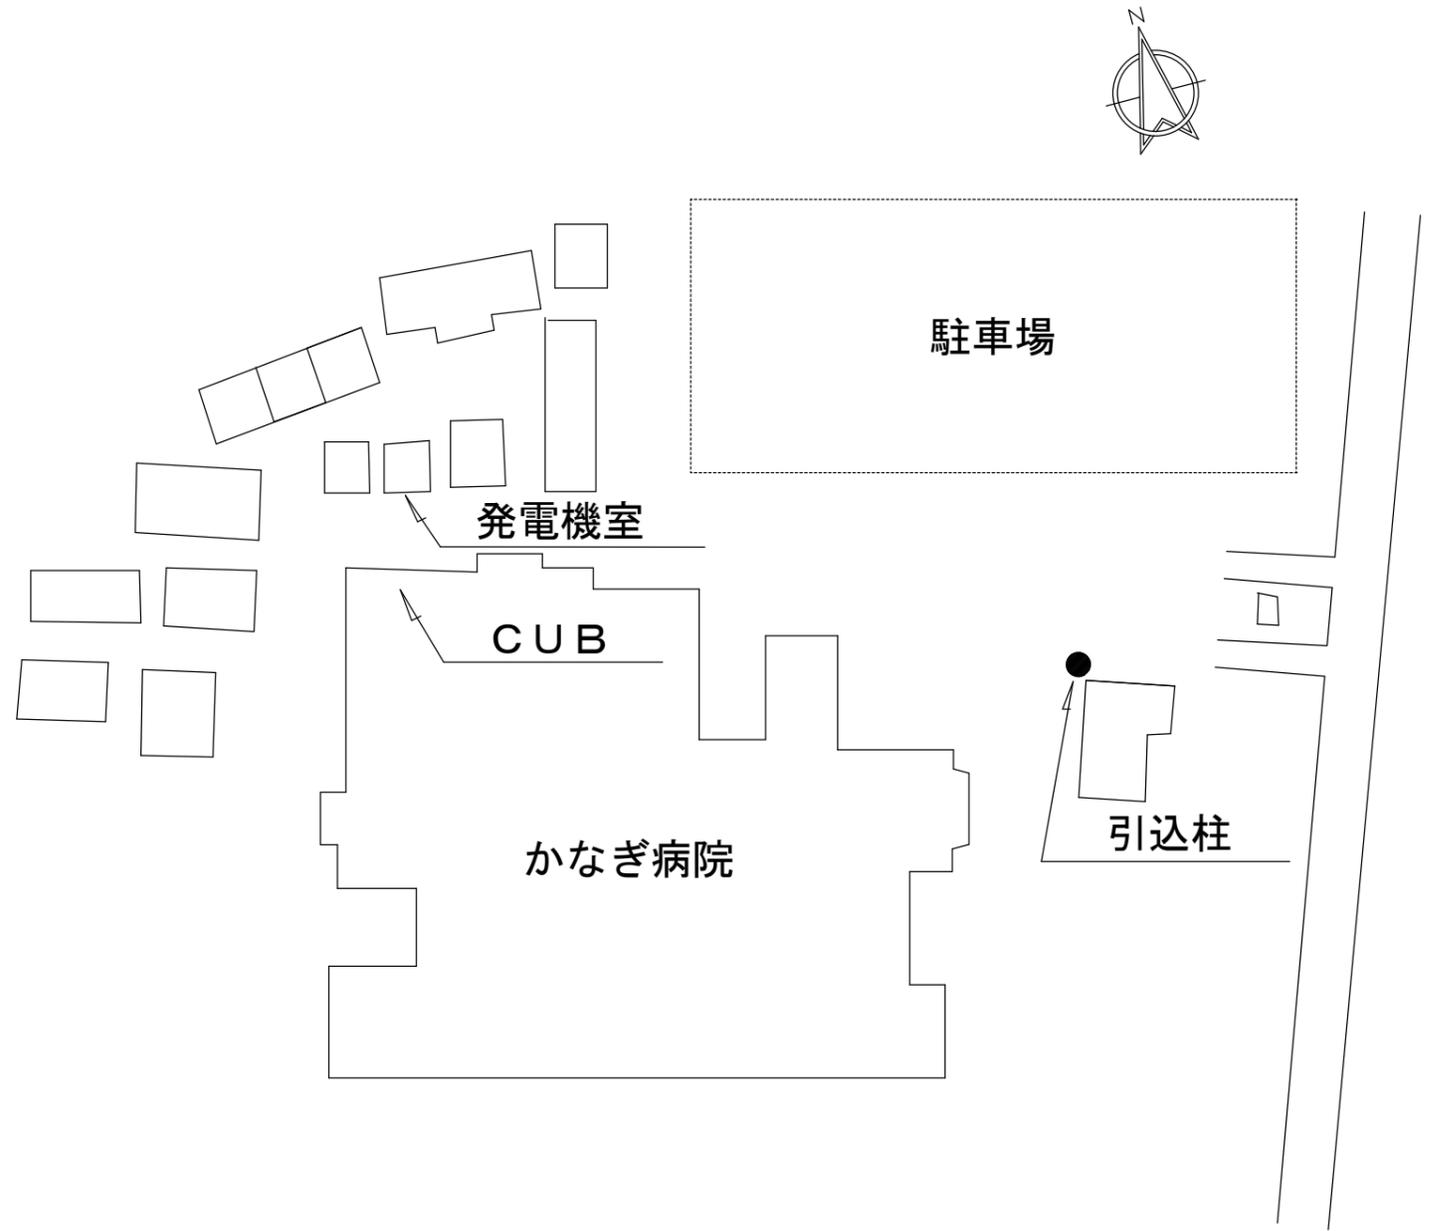


配置図 NON

備考	

つがる西北五広域連合 かなぎ病院

縮尺 NON	工事名称 高圧受電盤継電器等交換工事
令和7年5月26日	図面名称 付近案内図・配置図

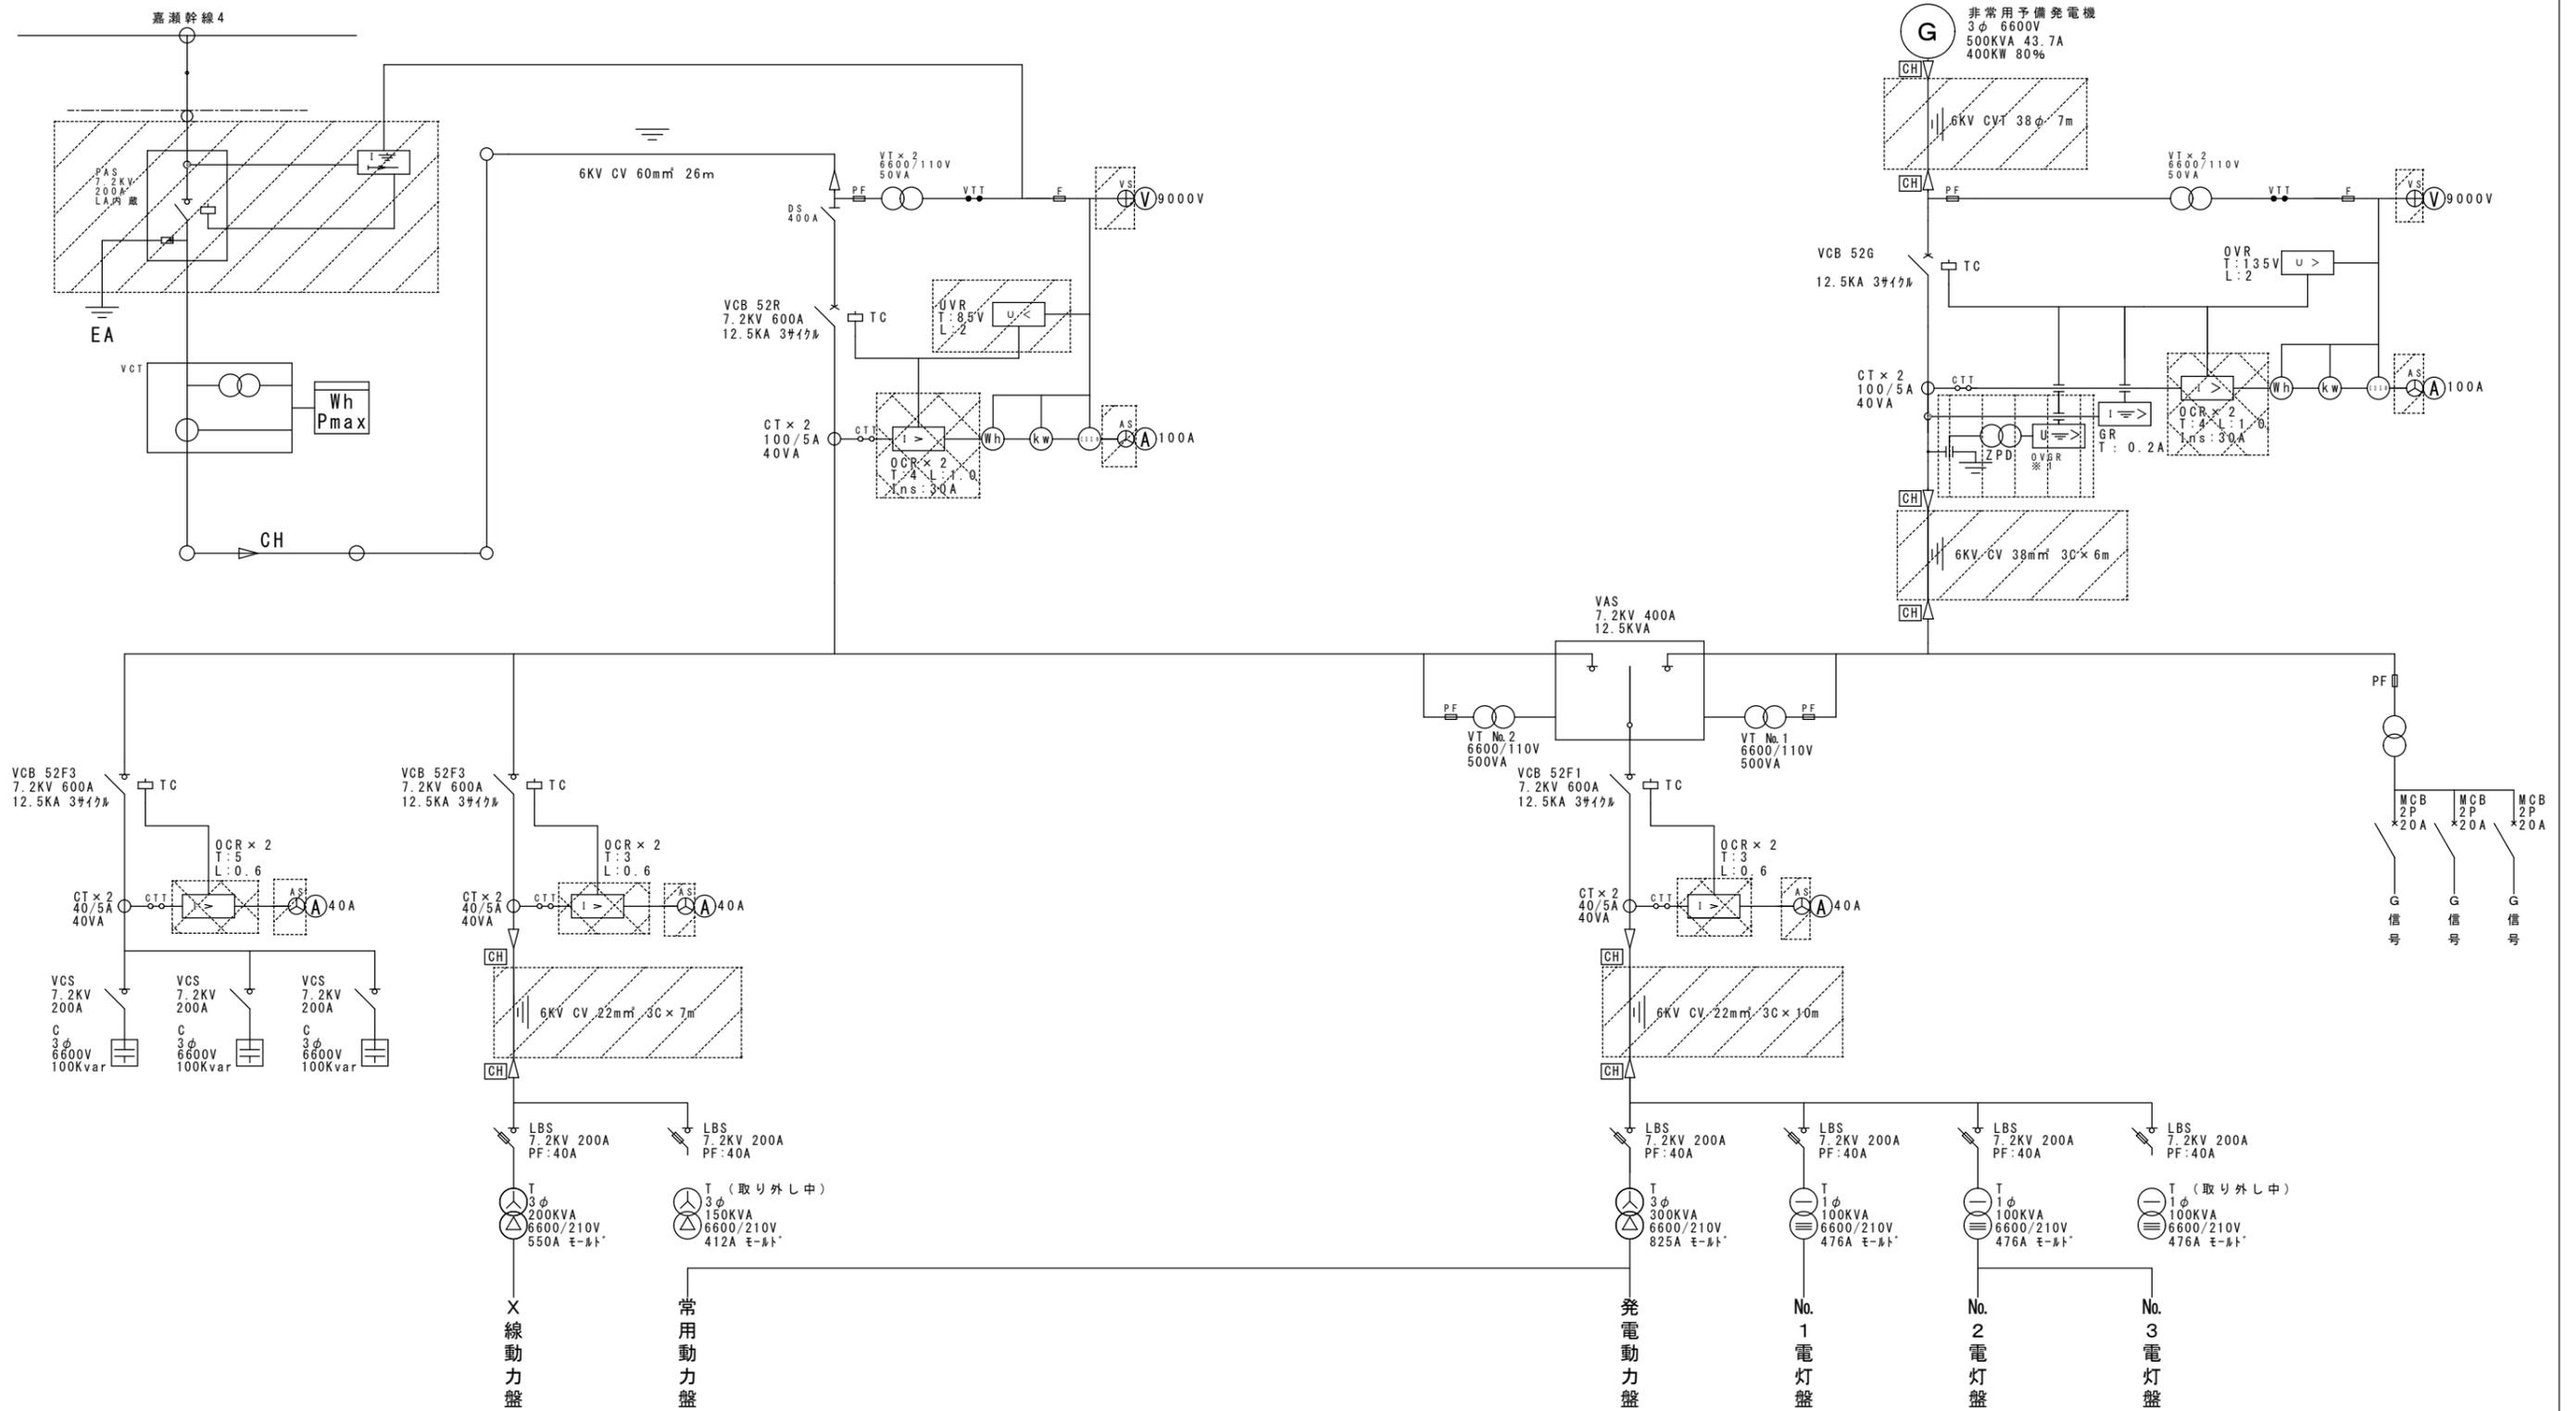

※1 OVGRの新設に関して電気監理者と協議の上シーケンスを変更とする


凡例

記号	名称	備考
	更新	
	更新	シーケンス変更有
	新設	シーケンス変更有

備考



1 F 平面図

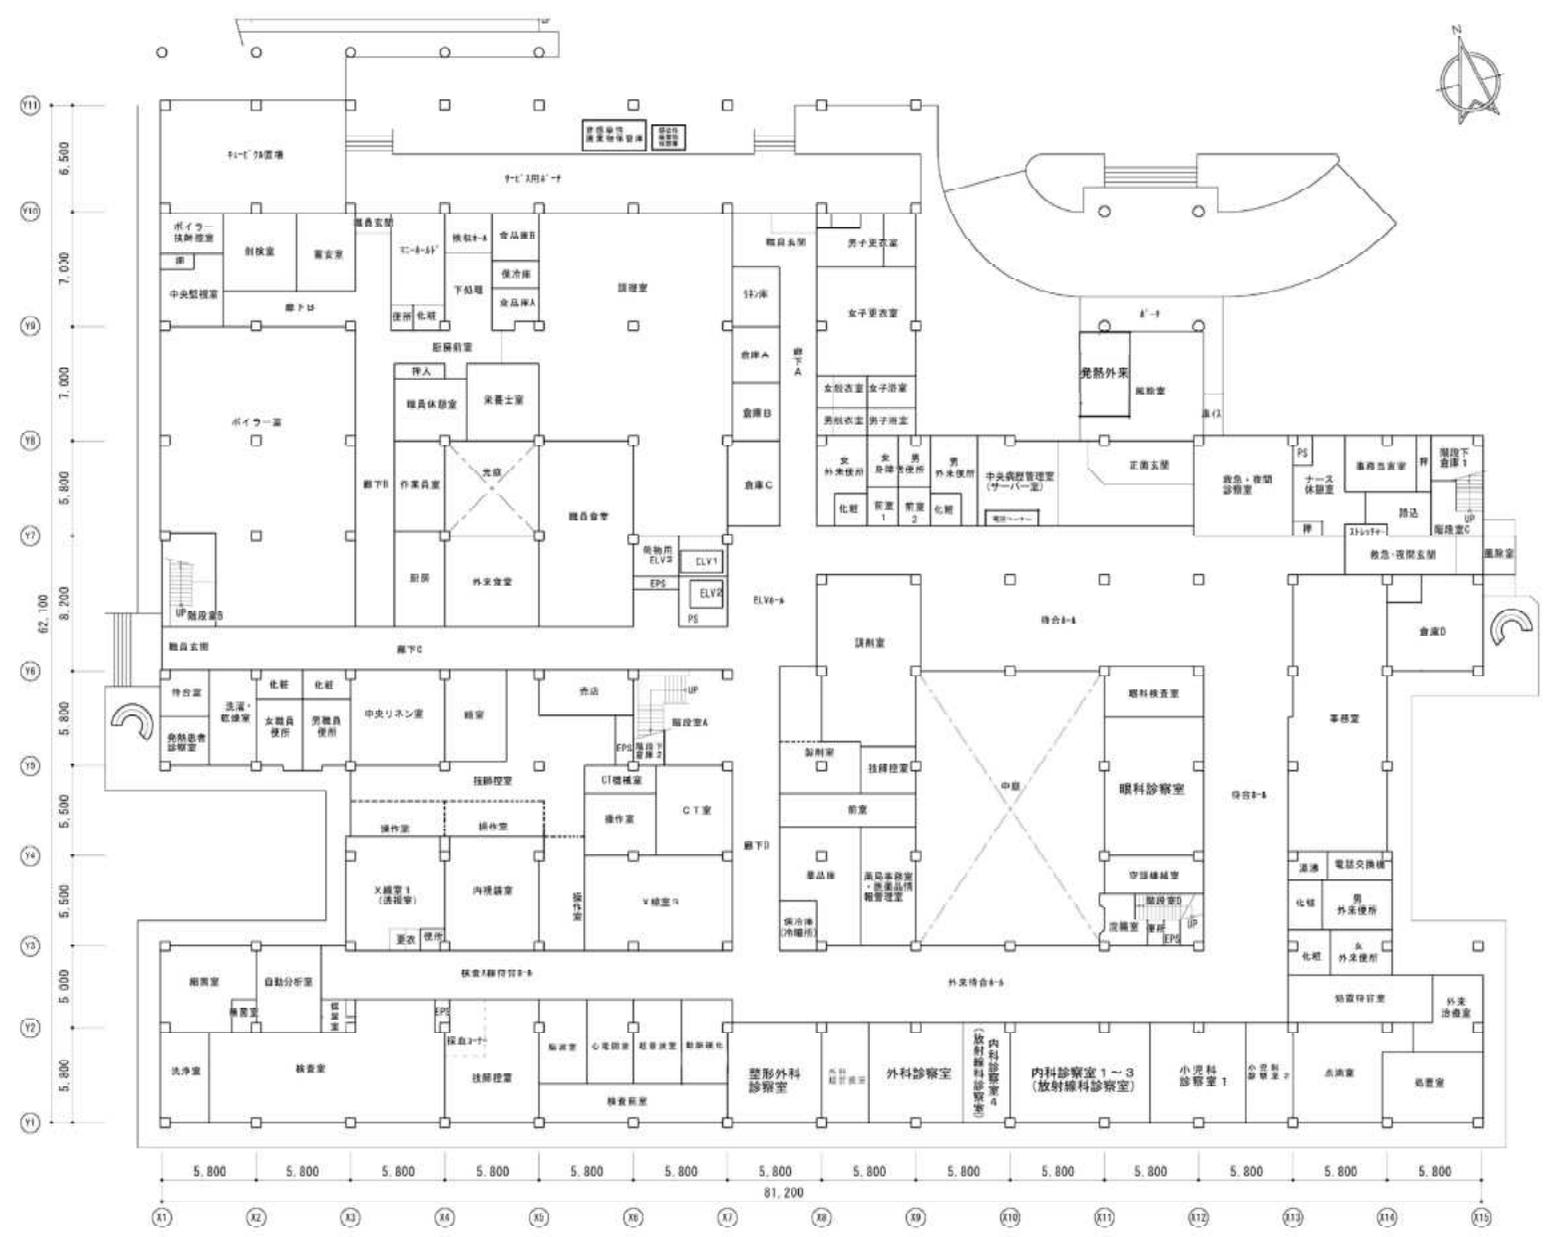


備考	

つがる西北五広域連合 かなぎ病院

縮尺 1/300	工事名称 高圧受電盤継電器等交換工事	E-3
令和7年5月26日	図面名称 院内全停電時仮設電源供給 1F	N.0.



2F平面図

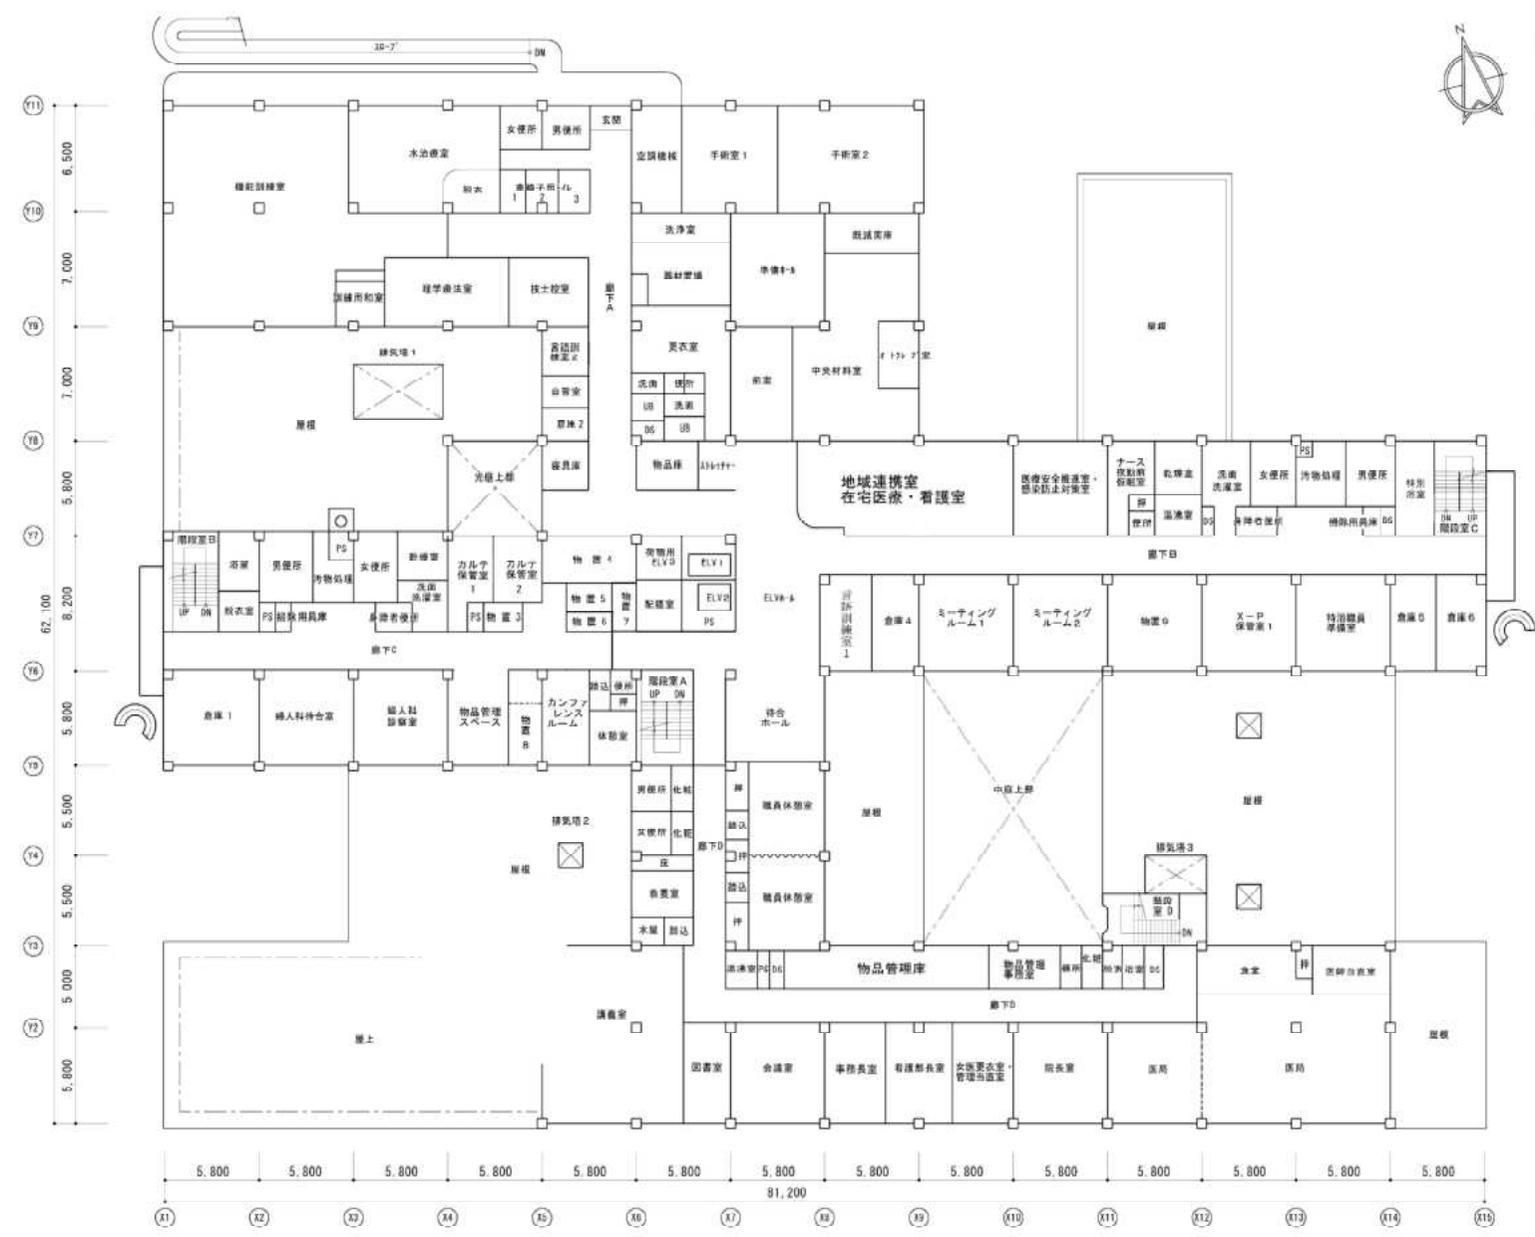

監督員指定箇所に電源供給する事

備考	


つがる西北五広域連合 かなぎ病院

縮尺 1/300
令和7年5月26日

工事名称 高圧受電盤継電器等交換工事
図面名称 院内全停電時仮設電源供給 2F
E-4
N.O.



3F 平面図
一般病棟19室50床

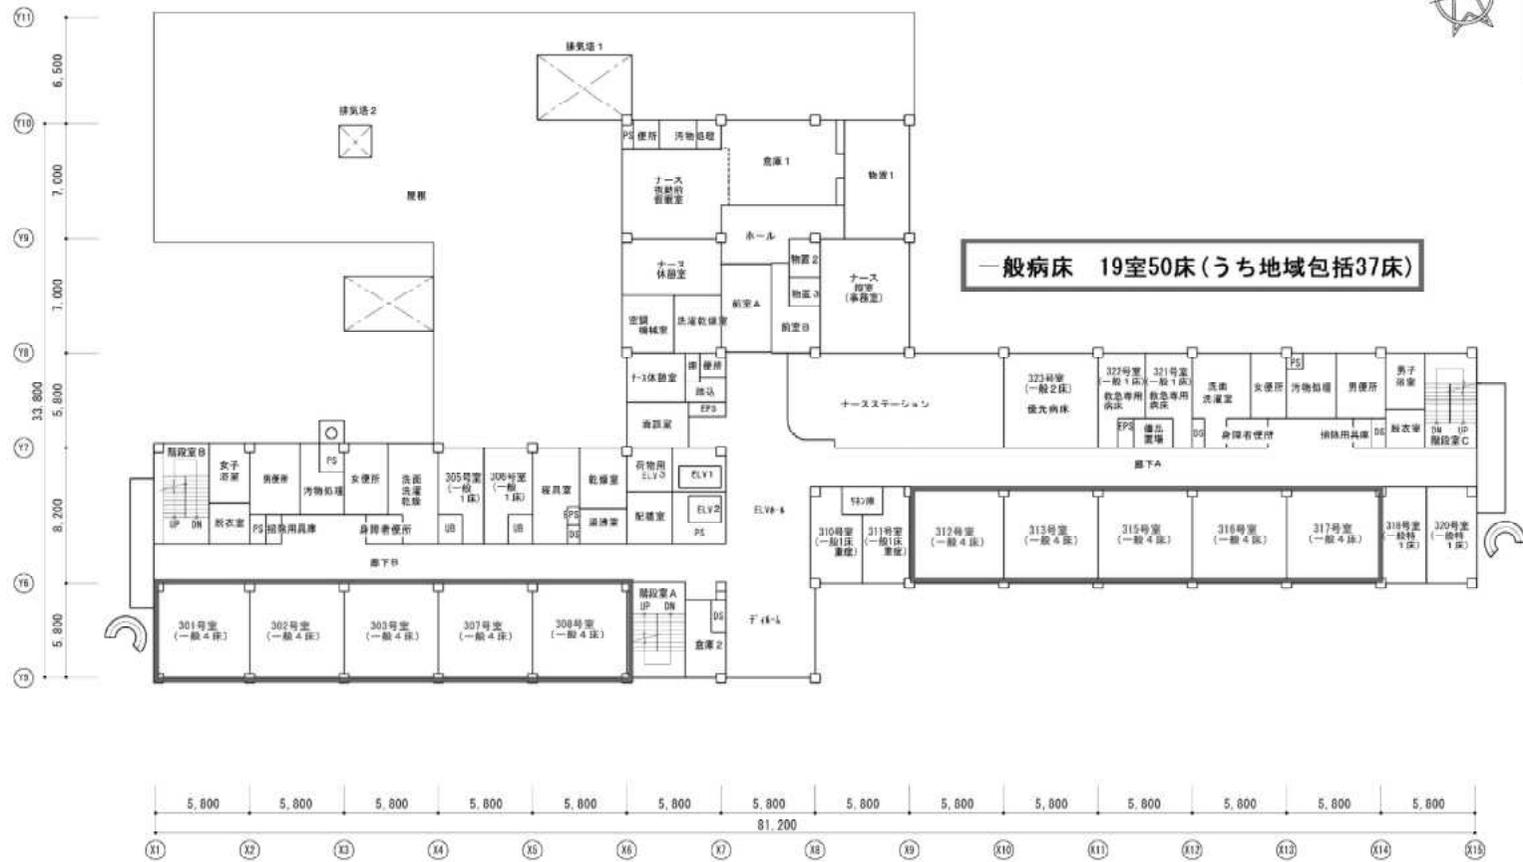

監督員指定箇所に電源供給する事

備考	

つがる西北五広域連合 かなぎ病院

縮尺 1/300	工事名称 高圧受電盤継電器等交換工事	E-5
令和7年5月26日	図面名称 院内全停電時仮設電源供給 3F	N.0.

